


平成 年度

施設の配置図	縮尺	1/1000	学校名	奥野田山 学校	調査年	(都道府県)	(市町村)	(学校)	整理番号
	0 5 10 20 30 40 m					19	213	0230	




- 凡 例
- 建 物
- ⊕ 未とりこわし建物
 - ⊖ 危険建物
 - ⊙ 借用建物
 - ⊗ 一時使用建物
- 建物以外の工作物
- ⊕ 自転車置場
 - 倉 庫
 - 吹き抜けの遊廊下
 - 温 室
 - 接 触 場
 - 焼 却 炉
 - 池
 - 水のみ湯
 - 動物小屋
 - 簡易建物
 - 百葉箱
 - 簡易小屋
 - 夜間照明用支柱
 - 正 門
 - 回 廊
 - 変電室
 - 受水槽

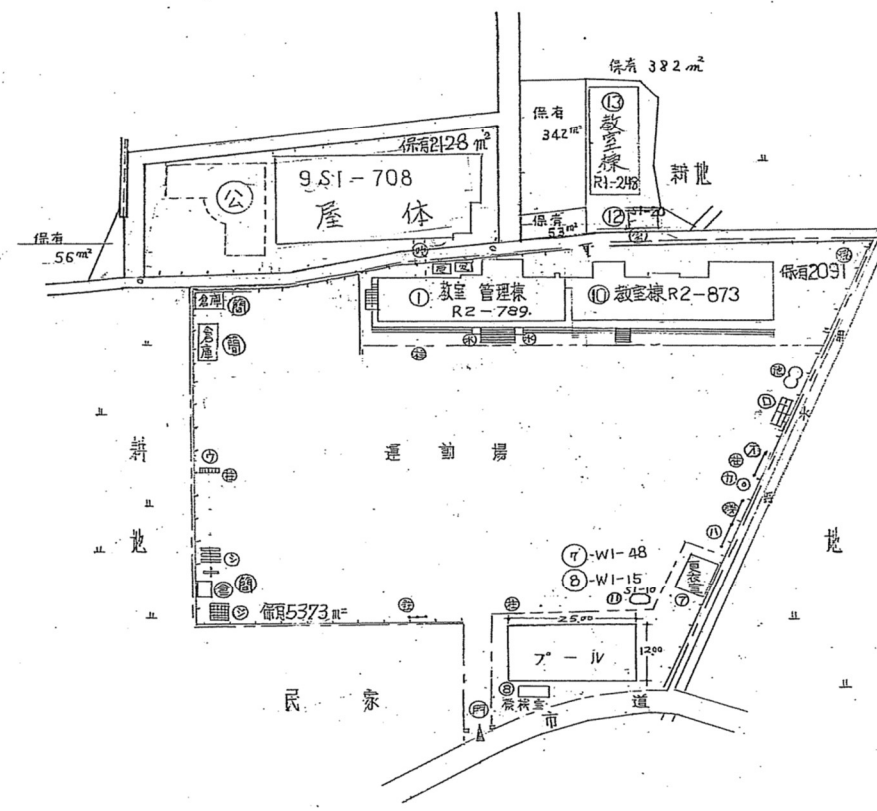

平成 年度

平面図	縮尺 1/500	学校名 奥野田小学校	調査年度 192130	(都道府県) 19	(市町村) 213	(学校) 0230	整理番号
-----	----------	------------	-------------	-----------	-----------	-----------	------

2階

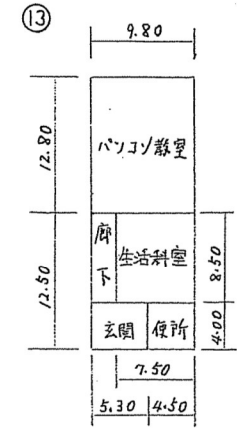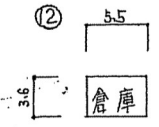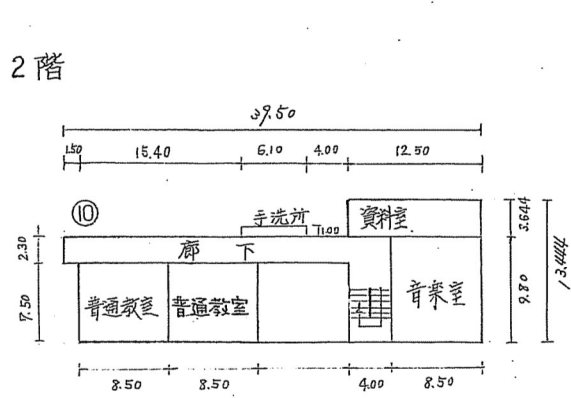

1階

