



別添資料 資料1 施設見取り図【甲州市大和デイサービスセンター 外部】

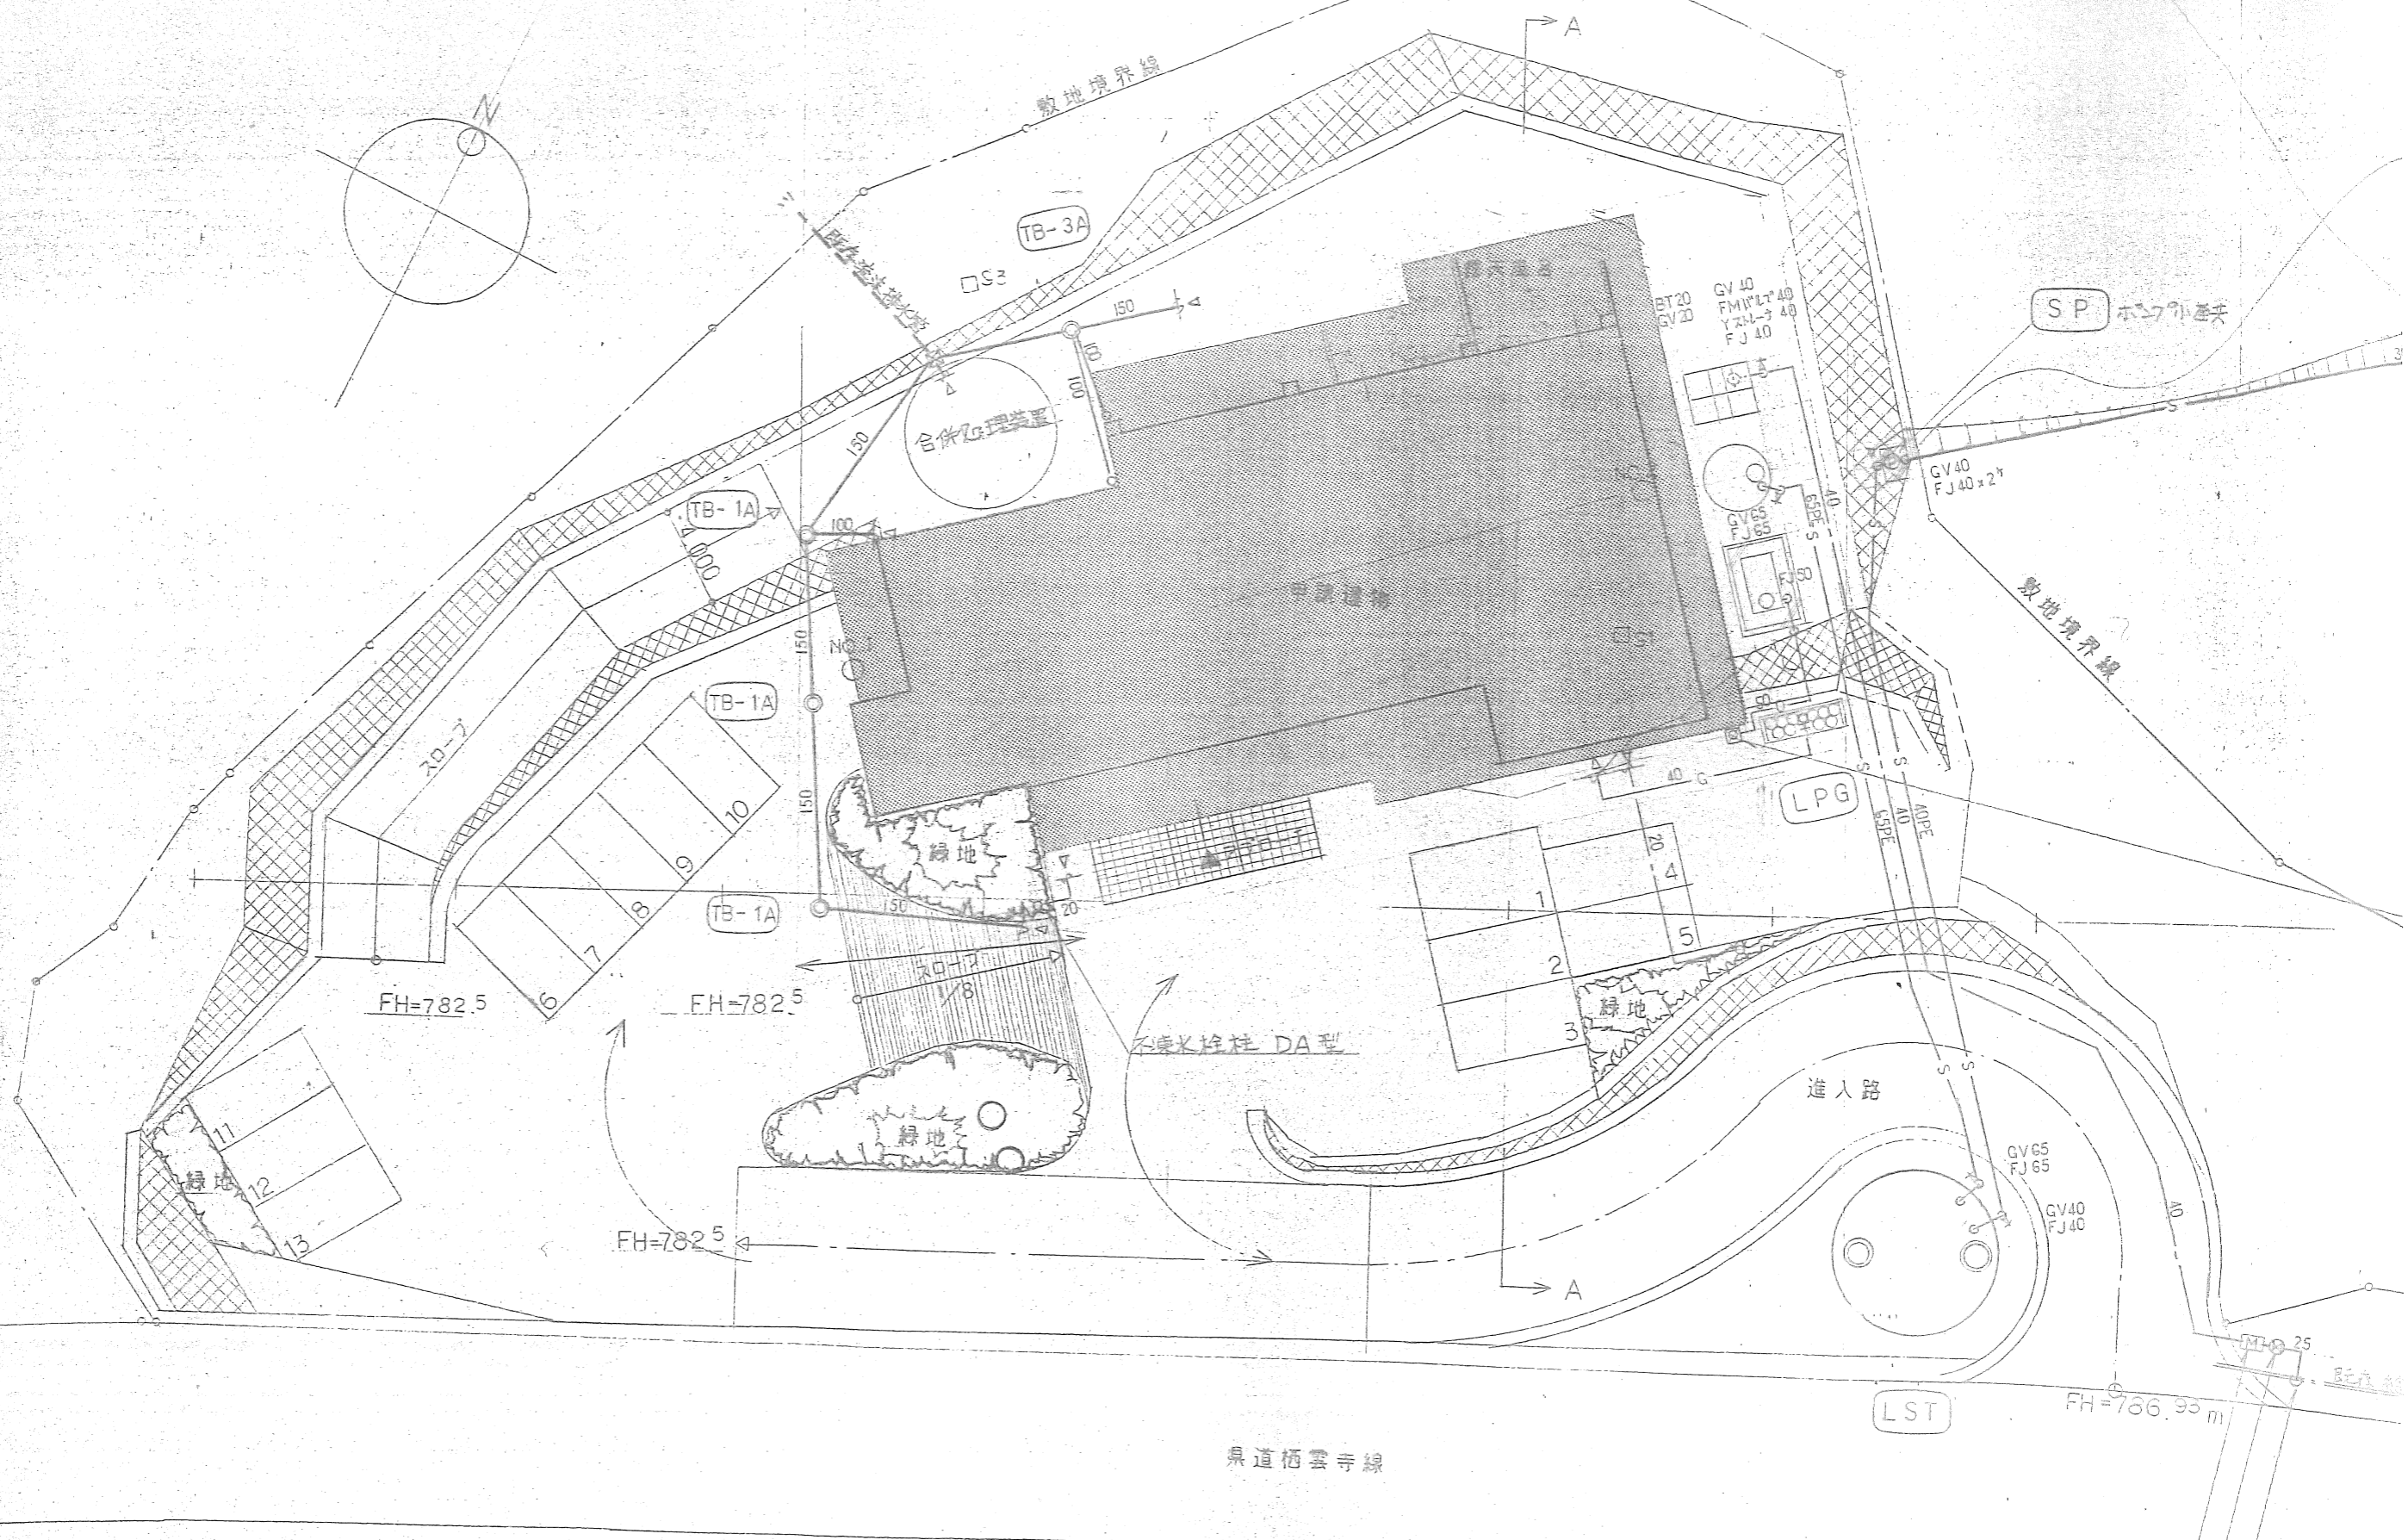

配置図 SCALE 1:250

既設給水本管
止水栓 25φ Y
電水栓 25φ Y

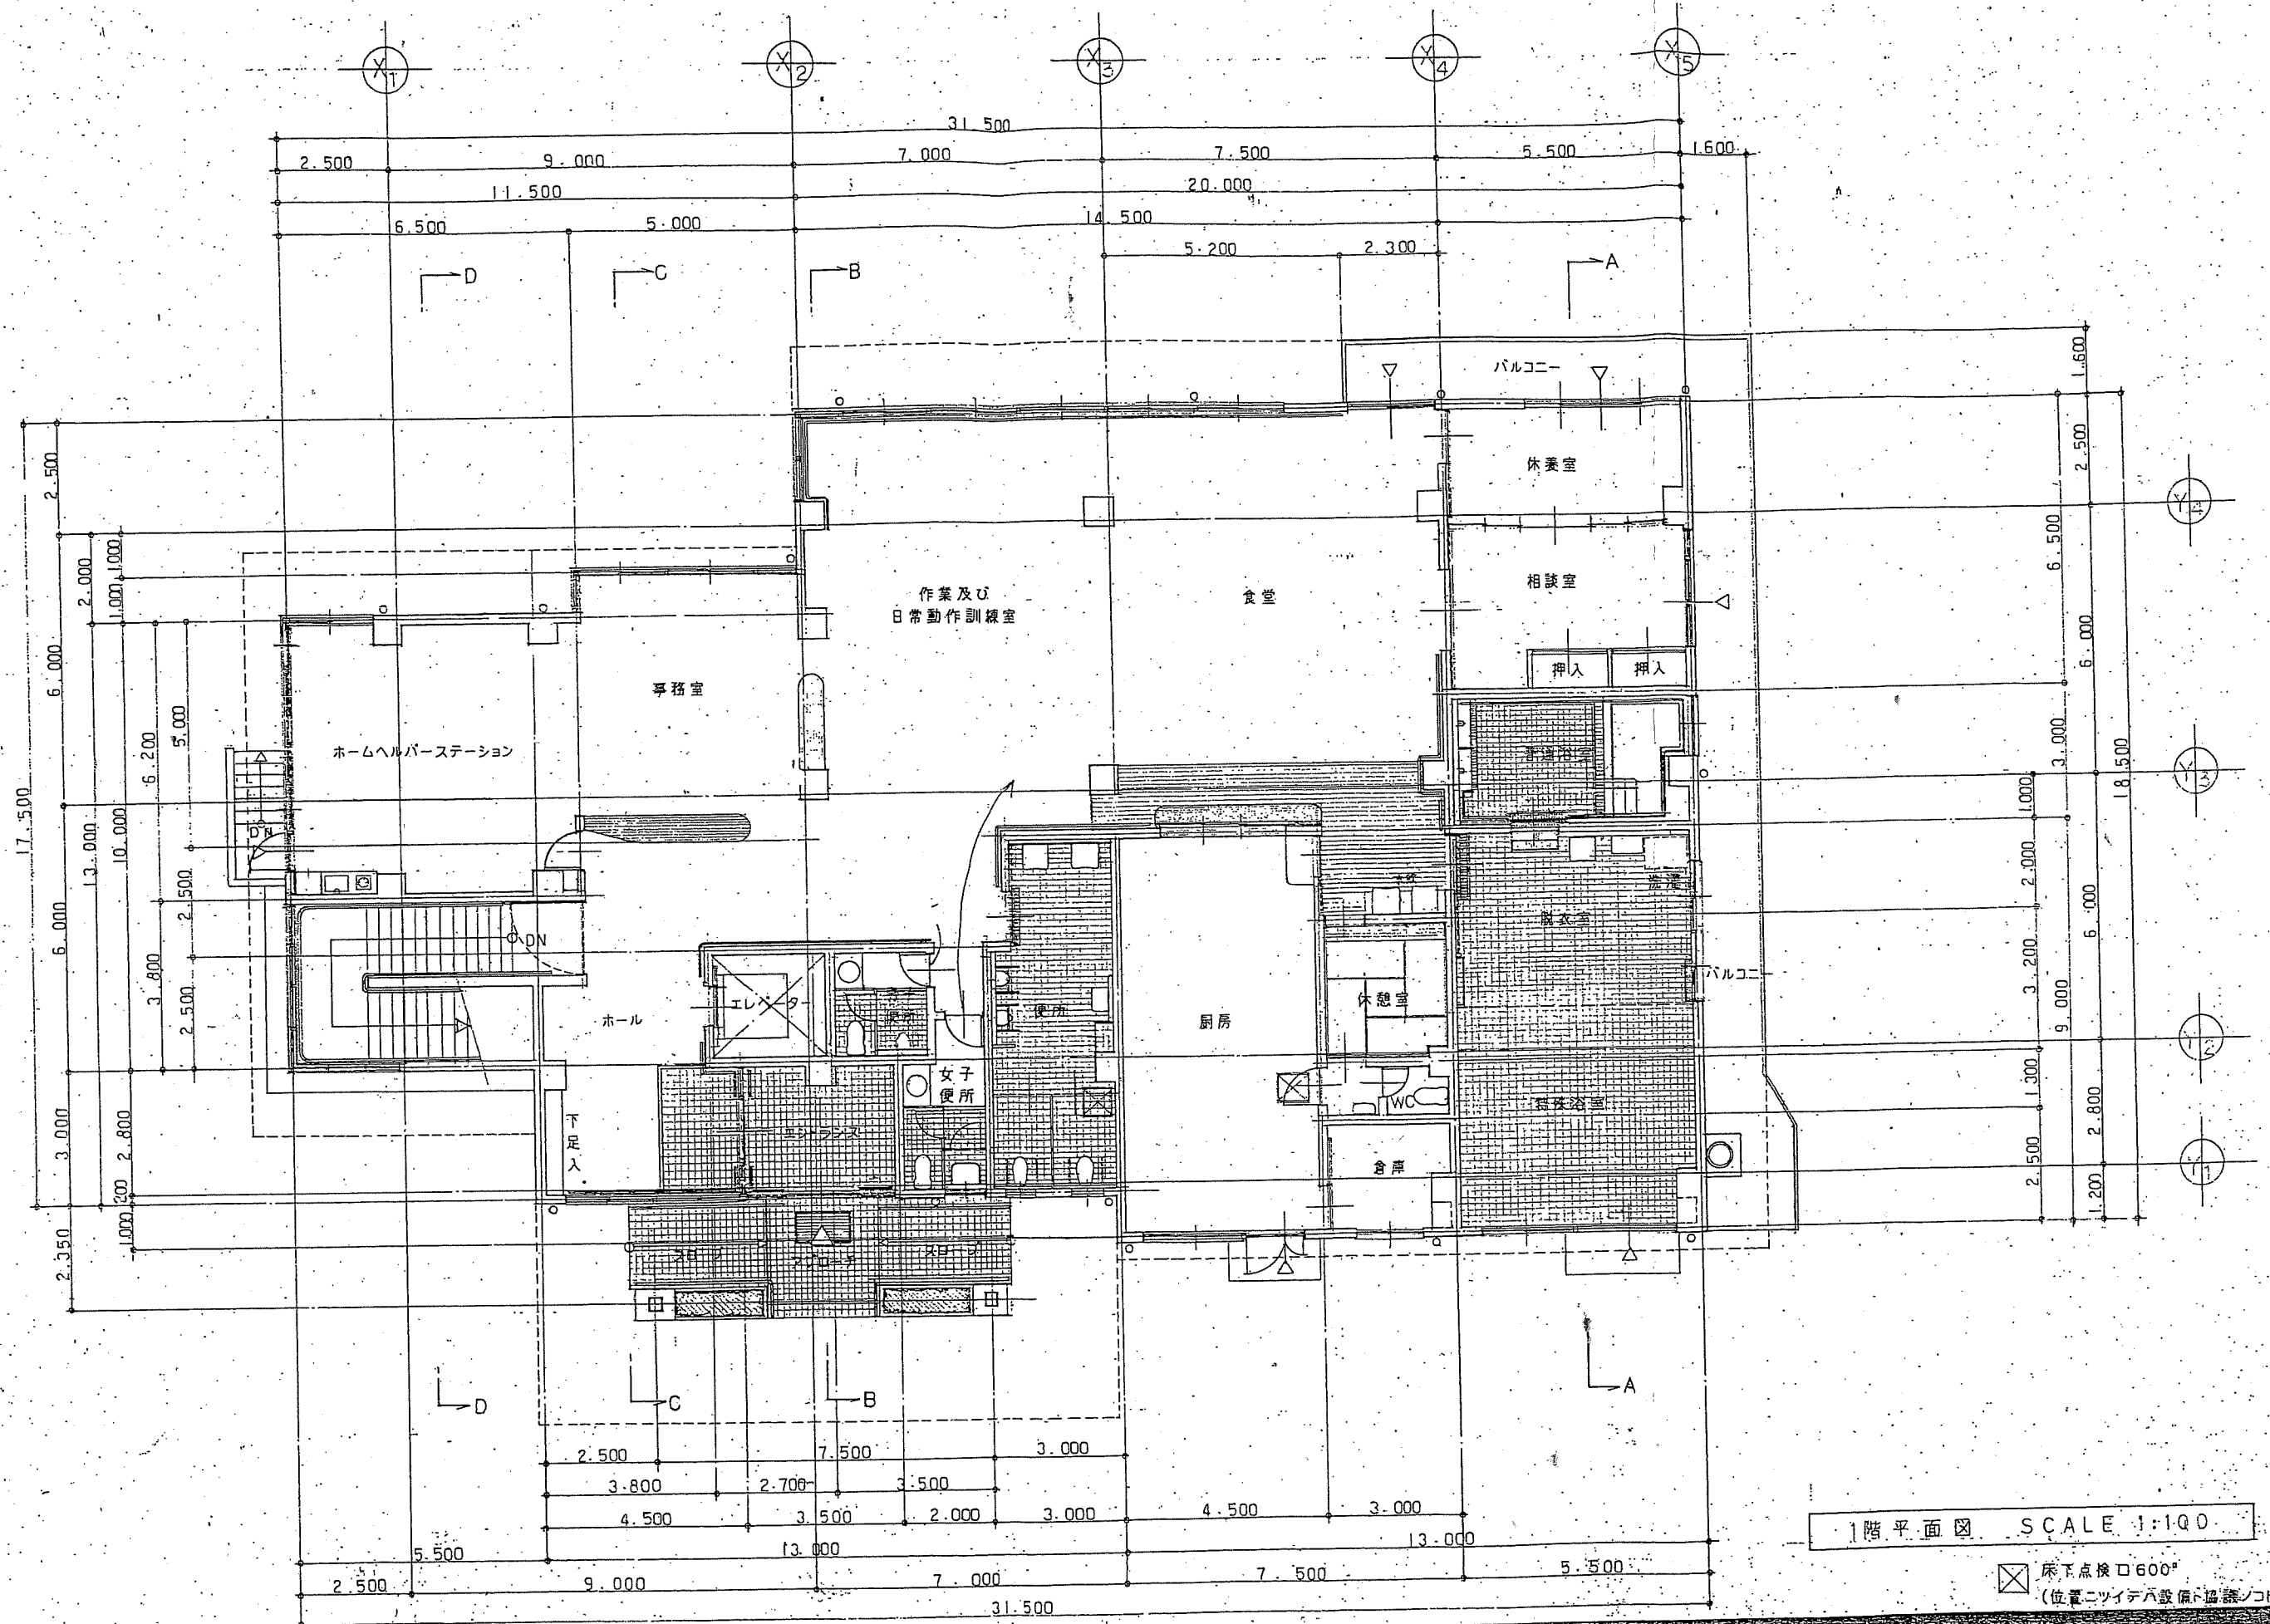

1階平面図 SCALE 1:100

⊗ 床下点検口600^φ
(位置ニツイテは設備協議ノコト)

TITLE (仮称)大和村デザイナーサービスセンター等建設工事設計図

CHECK [Redacted]

DATE [Redacted]


ITEM 1階平面図

SCALE 1:100

MEMO [Redacted]

SHEET NO.

12

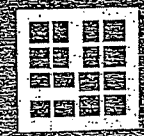

山形

一級建築士事務所

山形県市町村建築士会 第150号 正会員
山形県建築士会 第101号 正会員
山形県建築士会 第102号 正会員
山形県建築士会 第103号 正会員
山形県建築士会 第104号 正会員
山形県建築士会 第105号 正会員
山形県建築士会 第106号 正会員
山形県建築士会 第107号 正会員
山形県建築士会 第108号 正会員
山形県建築士会 第109号 正会員
山形県建築士会 第110号 正会員

【地下1階】

